


Type Cb-h
1 : 50

| | | | | | |
|---------|---------|---------|---------|---------|---------|
| 109/138 | 110/139 | 111/140 | 112/141 | 113/142 | 114/143 |
| 103/132 | 104/133 | 105/134 | 106/135 | 107/136 | 108/137 |
| 97/126 | 98/127 | 99/128 | 100/129 | 101/130 | 102/131 |
| 91/120 | 92/121 | 93/122 | 94/123 | 95/124 | 96/125 |
| | 86/115 | 87/116 | 88/117 | 89/118 | 90/119 |

Schema gevel W2/W3 (bouwnummers)
1 : 500

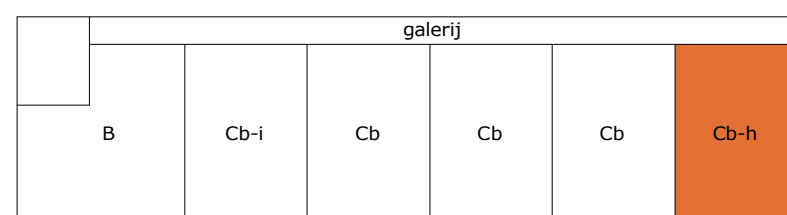

Schema begane grond W2/W3 (typen)
1 : 500

 
Renvooi bouwkundig

Alle maatvoering betreft een benadering, hier kunnen geen rechten aan worden ontleend.

- gevel
- binnenwand
- woningscheidende wand
- zwevend toilet met inbouwreservoir
- fonteintje
- wastafel met planchet
- handdoekradiator
- douche
- schacht
- binnendeur
- woningentree
- Hemelwaterafvoer (let op: positie is nader te bepalen)
- opstelplaats wasmachine/wasdroger
- warmtepomp
- WTW-unit (mechanische ventilatie)

Renvooi electra

- Verdeelinrichting
 - Schakelaar, 1-polig, wissel-, serie-, kruis-
 - Centraaldoos t.b.v. lichtpunt
 - (Buiten)wandlichtpunt (incl. LED armatuur) op galerij centraal gevoed/geschakeld
 - (Buiten)lichtpunt (excl. armatuur)
 - Wandcontactdoos 1 / 2-voudig met beschermingscontact, "kindveilig"
 - Wandcontactdoos 1-voudig met beschermingscontact, waterdicht (klapdeksel) "kindveilig"
 - Perilexcontactdoos 3 fasen, nul en beschermingscontact
 - Voeding/aansluitpunt warmtepomp 400/230V, inclusief werkschakelaar 4P
 - 3-standen schakelaar t.b.v. MV/WTW
 - Optische rookmelder (NEN2555)
 - Videfoon-/intercompost, 2e beltoon t.b.v. deurbel
 - Deurbel, gekoppeld aan videfoon-/intercompost
 - Aansluitpunt CAI, naar meterkast/SOP
 - Aansluitpunt telefoon/data (UTP), naar meterkast/ISRA
 - Loze leiding, voorzien van trekdraad naar meterkast
 - Loze leiding t.b.v. zonwering, voorzien van trekdraad naar meterkast
 - Thermostaat (signaalkabel naar vloerverwarmingverdelers (VV))
 - CO2-sensor
 - Centraal aardpunt (Conform NEN 1010)
 - Perilexcontactdoos t.b.v. aansluiten 3-standen schakelaar MV/WTW (230V)
- Afkortingen:
- VV Vloerverwarming verdelers
 - CO2 CO2-sensor 230V (draaddoos)
 - EBKR Elektrische badkamer radiator
 - KK Koelkast
 - WD Wasdroger
 - WL Wandlamp
 - WM Wasmachine
 - WP Warmtepomp
 - WTW WTW-unit



Type Cb-h - Plattegrond



Project

Parelmoerwijk: Nieuwbouw 213 appartementen en 56 ééngesinswoningen te Moerwijk-Oost

Projectadres

Middachtenweg, Ulenpas-, Zijpendal-, Verwolde- en Hackforstraat te Den Haag

| | | | |
|-------------------------------------|----------------------------------|-----------------------------|-------------------------|
| Onderwerp Verkooptekening | Bouwblok Blok W2 en W3 | Datum 14 mei 2020 | Formaat A2 |
| Tekeningnr. VK.2.10 | Bouwnummer 90 en 119 | Wijzingsdatum | Schaal 1 : 50 |

